




**Amt für Digitalisierung, Breitband und Vermessung**  
 Landau a.d. Isar - Außenstelle Deggendorf -  
 Franz-Josef-Strauß-Straße 5  
 94469 Deggendorf

Flurstück: 731/4  
 Gemarkung: Niederpöring

Gemeinde: Oberpöring  
 Landkreis: Deggendorf  
 Bezirk: Niederbayern

**Auszug aus dem Liegenschaftskataster**  
 Flurkarte 1:2000  
 zur Bauvorlage nach § 7 Abs. 1 BauVorIV  
 Erstellt am 24.10.2024

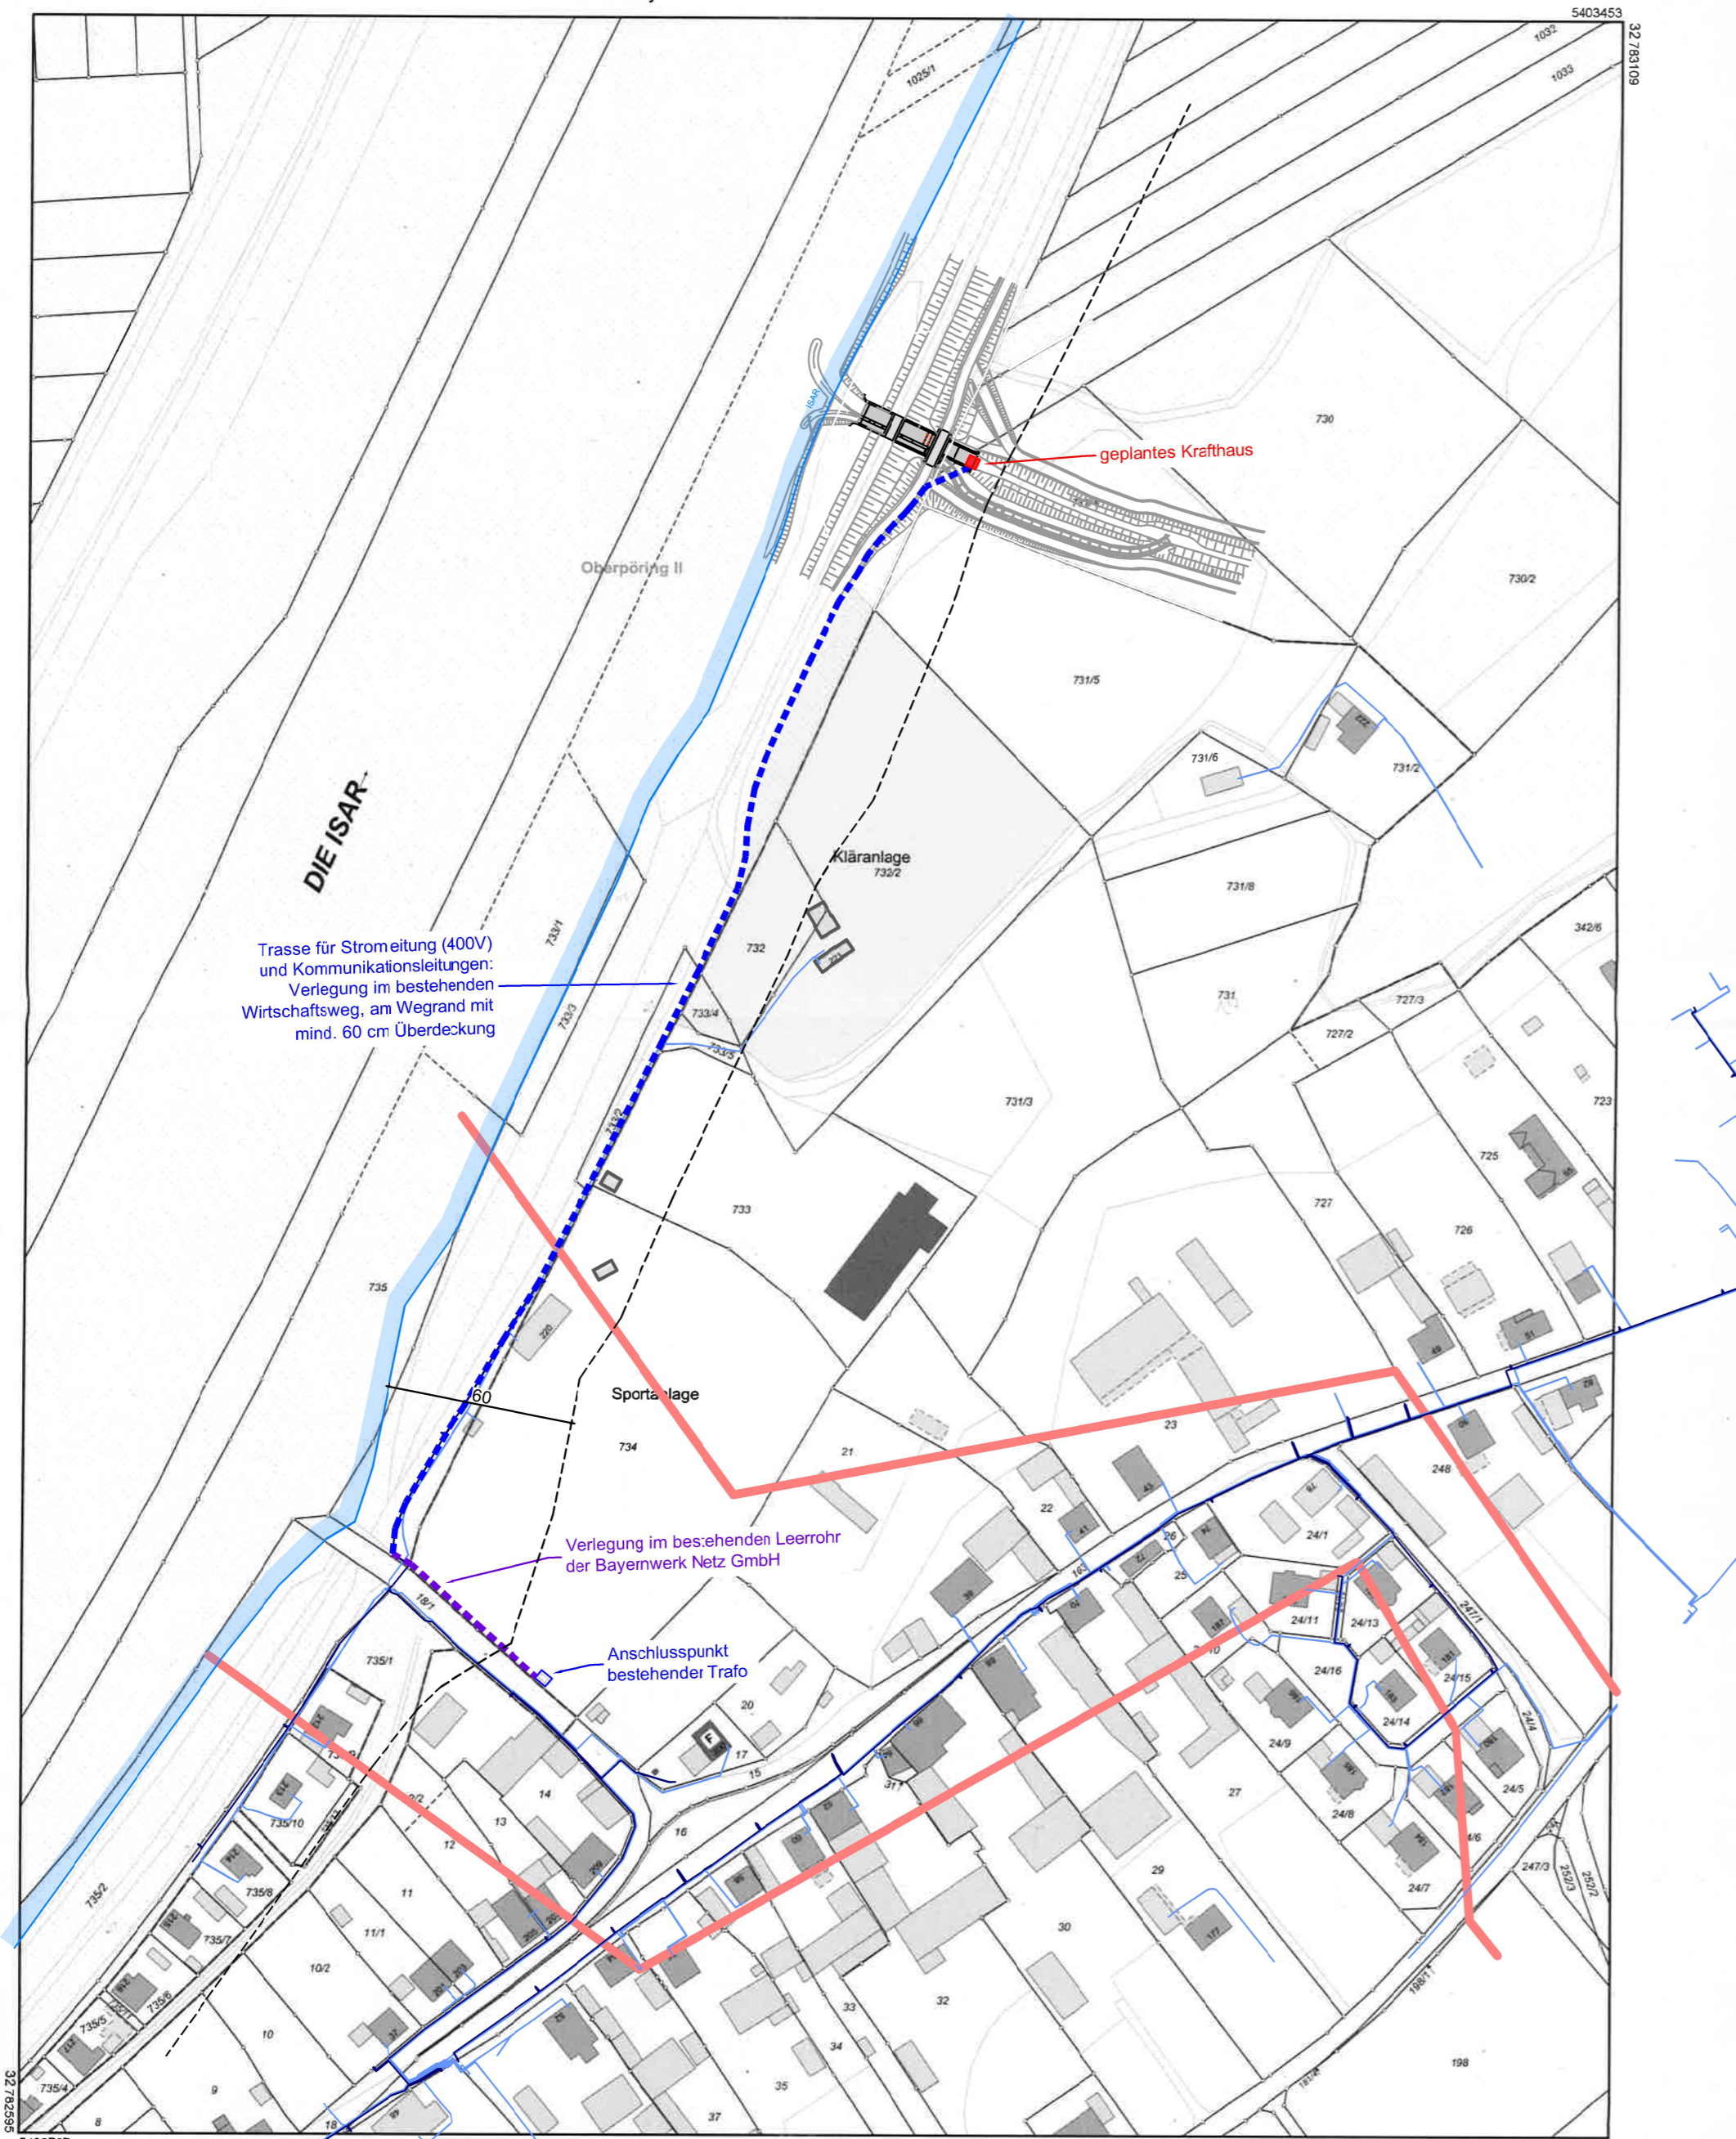

Trasse für Stromleitung (400V) und Kommunikationsleitungen: Verlegung im bestehenden Wirtschaftsweg, am Wegrand mit mind. 60 cm Überdeckung

Verlegung im bestehenden Leerrohr der Bayernwerk Netz GmbH

Anschlusspunkt bestehender Trafo

**Legende:**

- Sparten Niederspannung
- Sparten Straßenbeleuchtung
- Sparten Mittelspannung
- geplante Erschließung WKA
- 60 m Bereich zum Fließgewässer
- Uferlinie

Maßstab 1:2000 Meter

Vervielfältigung nur für den eigenen Gebrauch.  
 Zur Maßentnahme nur bedingt geeignet.  
 Geschäftszeichen: IB Pfeffer

Dieser Ausdruck wurde maschinell erstellt und ist ohne Unterschrift gültig.

Nr.	Art der Änderung	Datum	Zeichen
Alle Höhen in m ü. NN			

Entwurfsbearbeitung:  
 INGENIEURBÜRO PFEFFER  
 Stadtplatz 9, 94209 Regen  
 Tel.: 09921/97171012  
 E-Mail: info@ingenieurbuero-pfeffer.de



Wasser - Umwelt - Energie

	Datum	Zeichen
bearbeitet	29.10.2024	Segl
gezeichnet		Segl

**Genehmigungsplanung**

Antragsteller: Hermann Huber  
 Niederpöring 68  
 94562 Oberpöring

**WKA Huber Niederpöring**

**Unterlage 10**

Lageplan Erschließung  
 M 1 : 2000

aufgestellt und geprüft  
 Dipl. Ing. Christoph Pfeffer

Regen den, 29.10.2024

© 2024 Ingenieurbüro Pfeffer  
 Weitergabe und Vervielfältigung dieses Dokuments, sowie Verwertung und Mitteilung seines Inhalts sind verboten, soweit nicht ausdrücklich und schriftlich gestattet. Alle Rechte für Patent- oder Gebrauchsmustererteilung bleiben vorbehalten.