


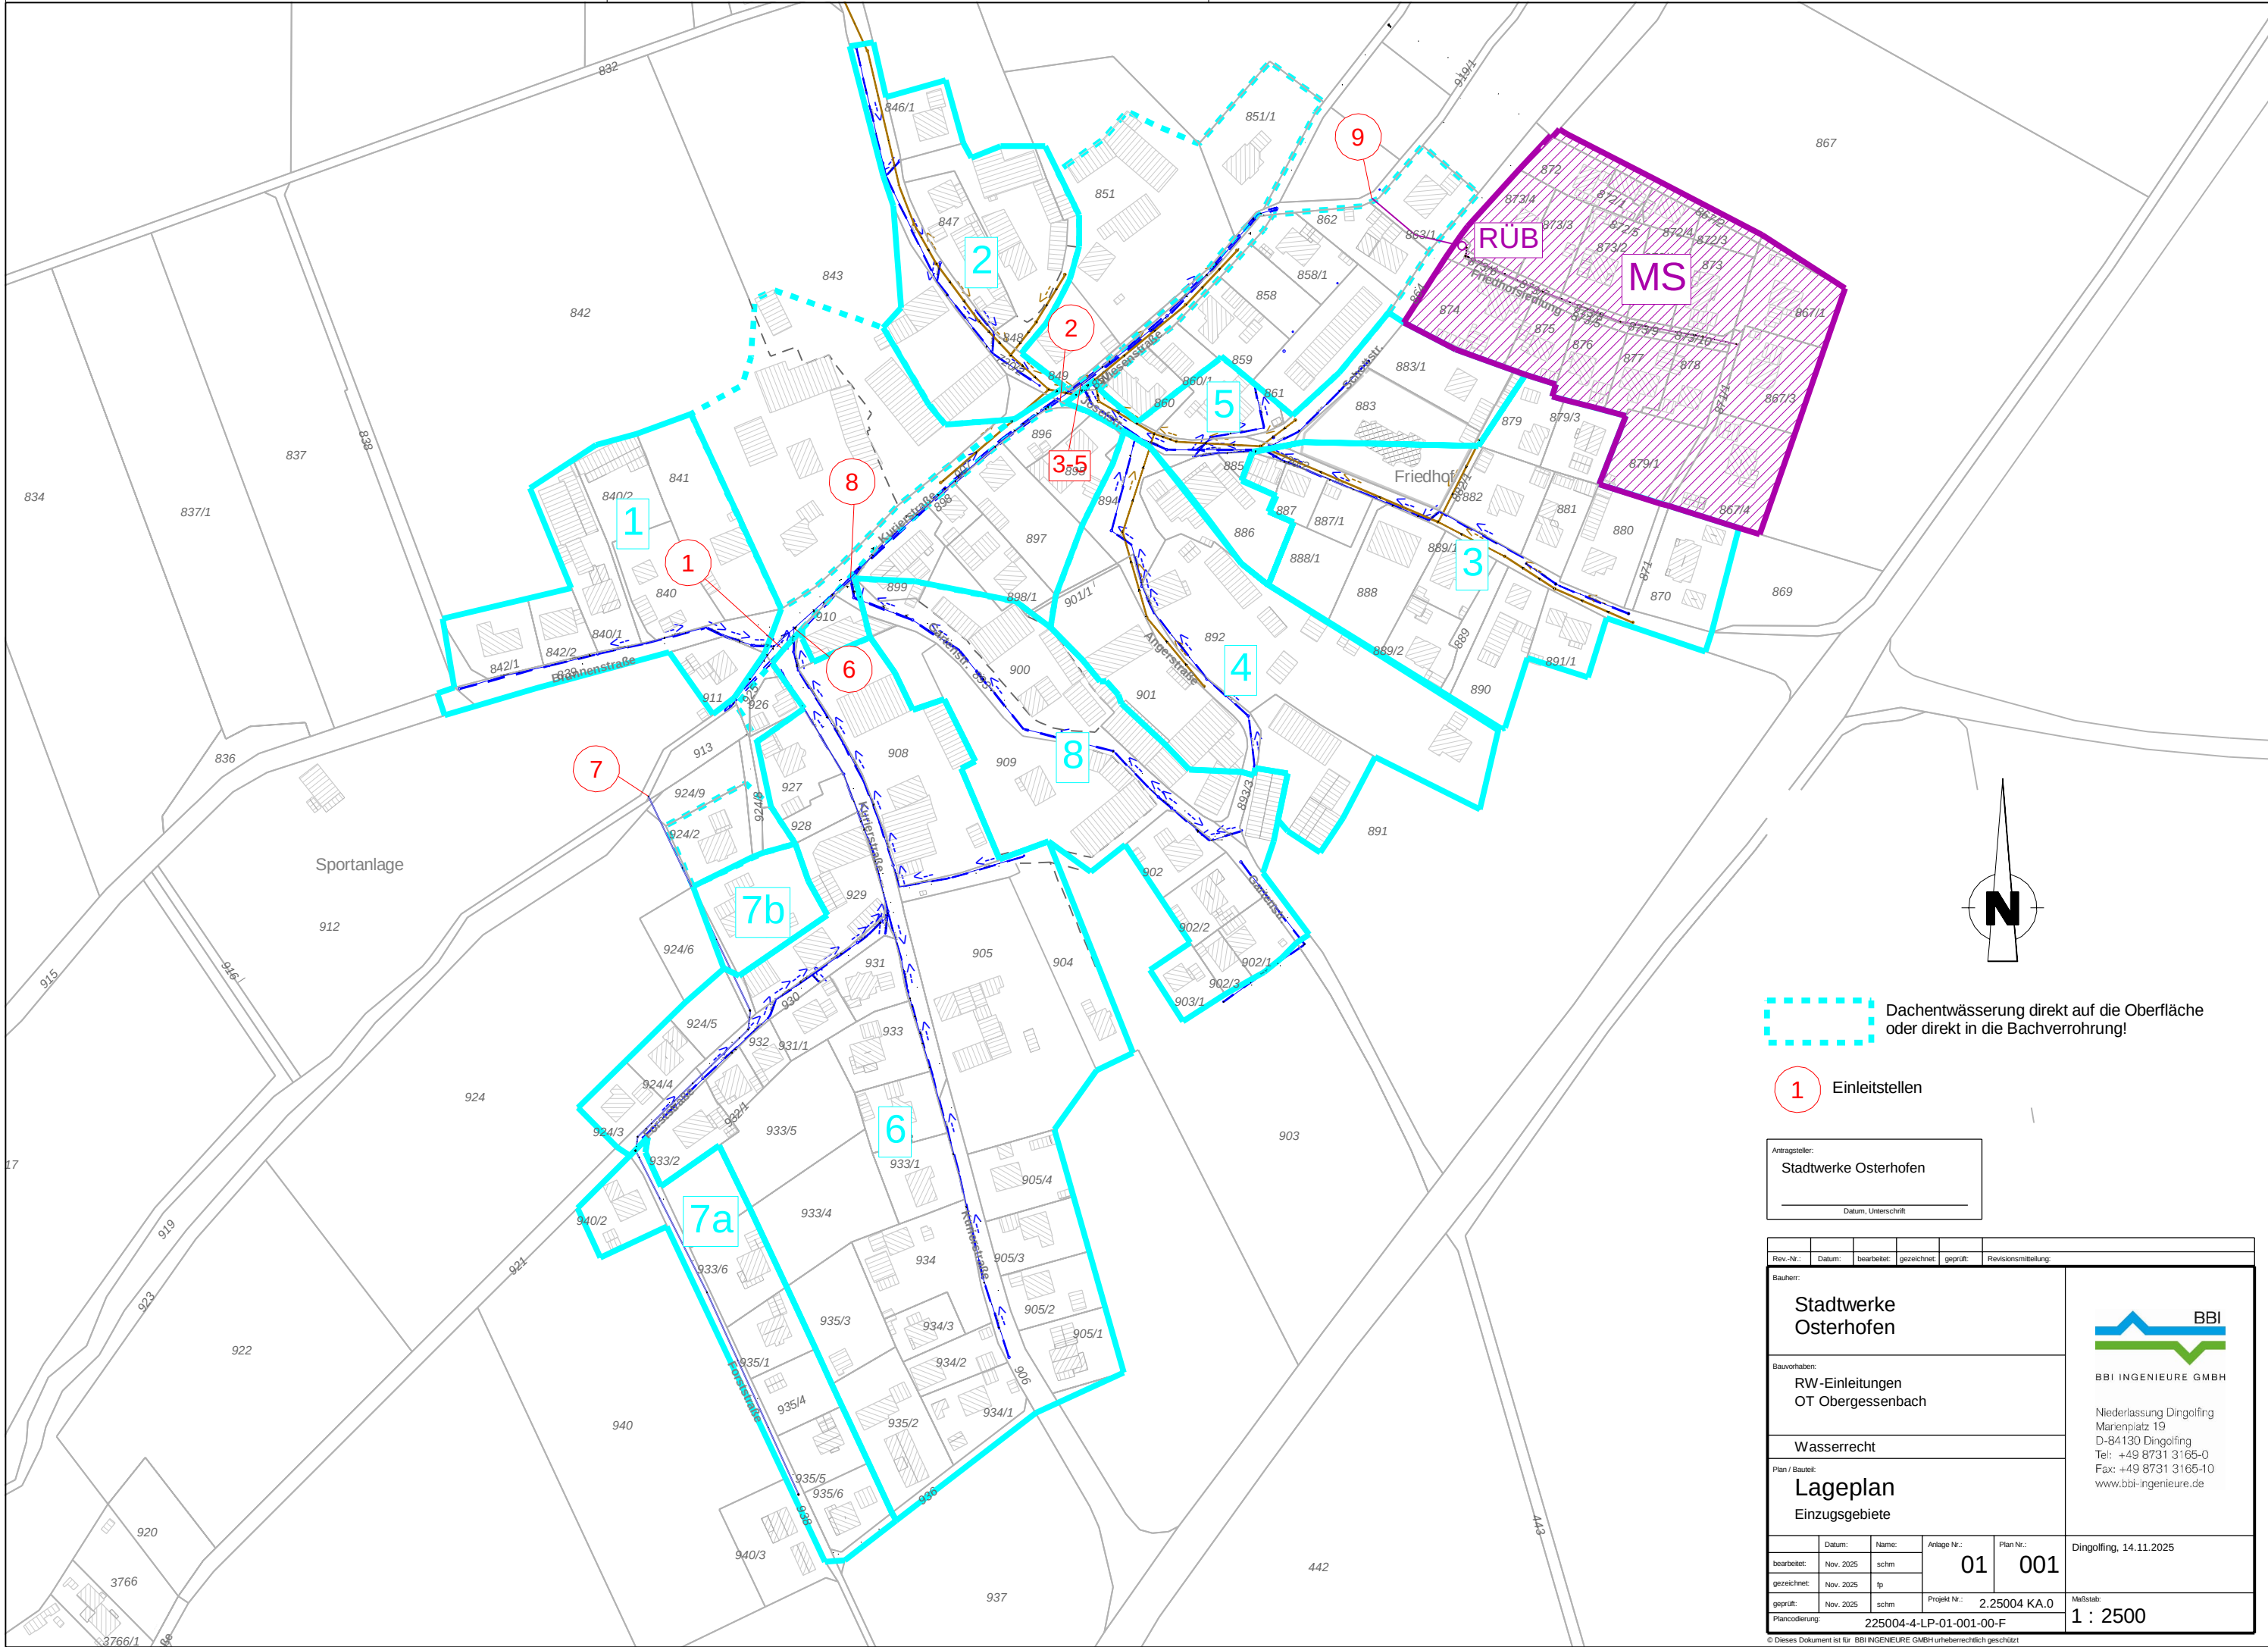

 Dachentwässerung direkt auf die Oberfläche oder direkt in die Bachverrohrung!

 Einleittstellen

Antragsteller:
Stadtwerke Osterhofen
Datum, Unterschrift

Rev.-Nr.:	Datum:	bearbeitet:	gezeichnet:	geprüft:	Revisionsmitteilung:
Bauherr:					
Stadtwerke Osterhofen					
Bauvorhaben:					
RW-Einleitungen OT Obergessenbach					
Wasserrecht					
Plan / Bauteil:					
Lageplan Einzugsgebiete					
					
BBI INGENIEURE GMBH					
Niederlassung Dingolfing Marienplatz 19 D-84130 Dingolfing Tel: +49 8731 3165-0 Fax: +49 8731 3165-10 www.bbi-ingenieure.de					

	Datum:	Name:	Anlage Nr.:	Plan Nr.:	Dingolfing, 14.11.2025
bearbeitet:	Nov. 2025	schm	01	001	Maßstab: 1 : 2500
gezeichnet:	Nov. 2025	fp			
geprüft:	Nov. 2025	schm	Projekt Nr.: 2.25004 KA.0		
Plan-codierung: 225004-4-LP-01-001-00-F					